



GA Energo technik

O Z N Á M E N Í

Oznamujeme všem vlastníkům a nájemcům pozemků v obci Markvartice, že v termínu

srpen/2014 – říjen/2014

bude v této oblasti prováděna

stavba, která řeší naspojování nového kabelového vedení NN, které bude ukončeno v nové pojistkové skříni, dle projektu vypracovaného společností GA Energo technik, s. r. o.

Montáž bude provádět firma GA Energo technik s.r.o.,
Na Střílně AB, 330 11 Plzeň, Bolevec – Orlík,
tel.: 373303184, fax.: 377542385.

IČO: 49196812 DIČ: CZ-49196812

Společnost je zapsaná v obch.rejstříku u Krajského soudu v Plzni, odd.C a vl.4355

Oznámení je v souladu se zákonem č.458/2000Sb.,
novelizován z.č.670/2004.

Případná majetková újma na nemovitostech a porostech bude nahrazena dle téhož zákona.




GA Energo technik

IK

Na Střílně AB, 330 11 Plzeň, Bolevec - Orlík
Tel.: 373 303 114 - DIČ: CZ49196812

perníčková

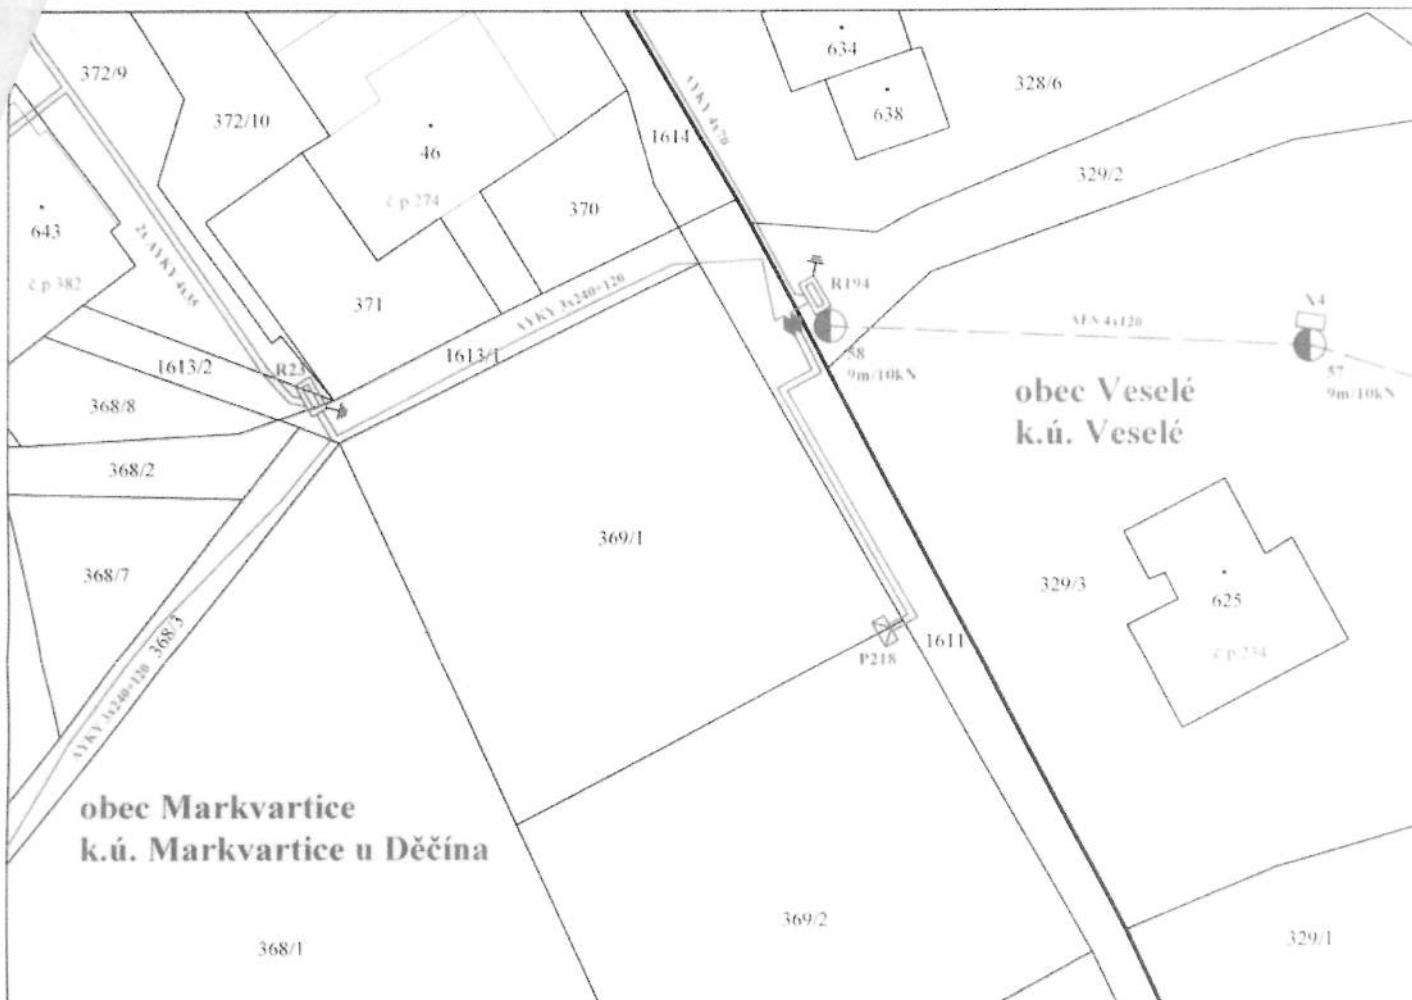

Délka trasy nového kabelového vedení NN AYKY 3x240+120mm² je cca 25m.

Napěťová soustava: TN-C 3PEN stř. 400V, 50Hz

Ochrana před nebezpečným dotykem:

- živých částí: polohou, dvojitou izolací a krytím dle PNE 33 0000 - 1
- neživých částí: automatickým odpojením od zdroje použitím nadproudých jističích prvků dle PNE 33 0000 - 1

Legenda

- stáv. pojistková skříň na sloupu
- stáv. rozpojovací skříň v pilíři
- nová pojistková skříň SS200/NKEIP-C DCK 6x160A v pilíři
- stáv. vrchní vedení NN
- stáv. kabelové vedení NN
- nové kabelové vedení NN AYKY 3x240+120mm²
- stáv. betonový sloup
- kabelová spojka NN
- uzemnění

Řez výkopu

cesta (stěrk)
kabelová rýha 50x120cm
pro 2 kabely NN
2x KORUFLEX 110mm
zakrytí fólií PVC



Akce: DC_Markvartice, ppč. 369/1, nové kNN Číslo stavby: IV-12-4012400		GA Energo technik Firma: GA Energo technik, s.r.o. Orlík, Na Střílně AB Plzeň-Třemošná, 330 11 tel.:373 303 111
Investor: ČEZ Distribuce a.s. Teplická 874/8, 405 02 Děčín IV		
Výkres č.1.: situace stavby		
Zodp. projektant: Dvořák Jaroslav	Měřítko: 1:500	Číslo zakázky: 6313840200
Projektant: Knobloch Ondřej	Datum: 2/2014	